


Projekt instalacji elektrycznej parteru

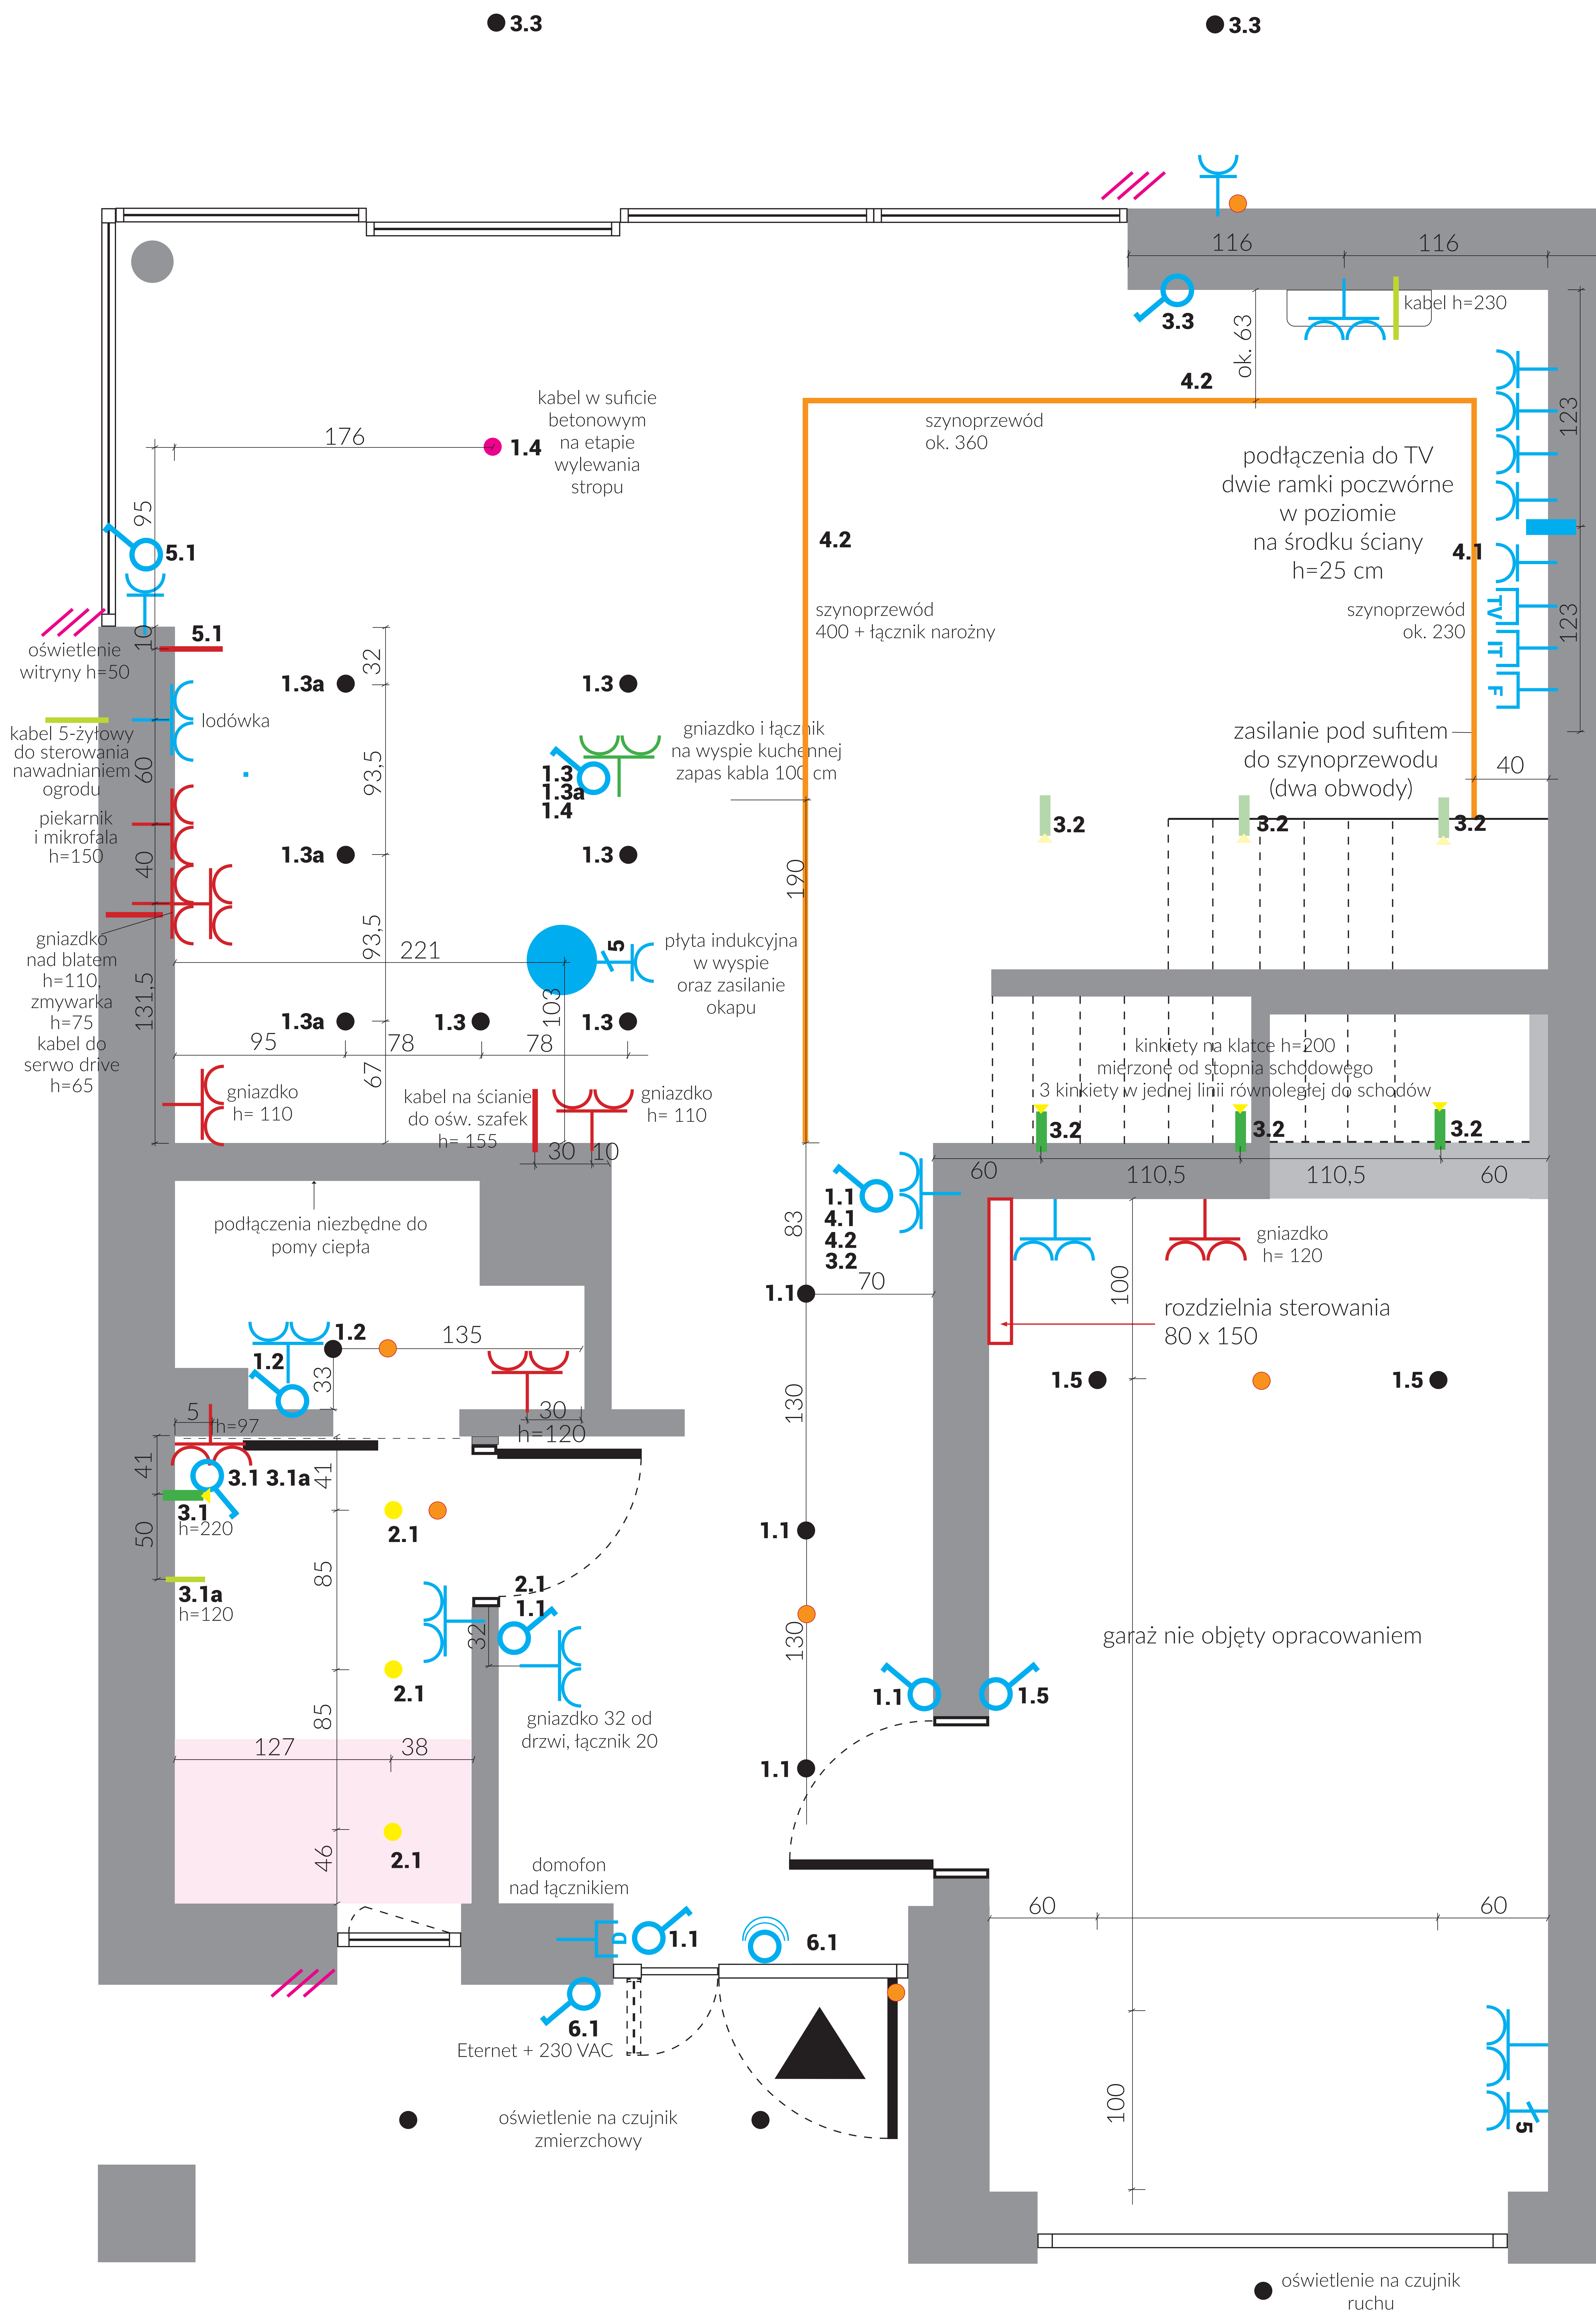

Legenda

- szynoprzewód 230 VAC
- oświetlenie punktowe natynkowe 230 VAC
- oświetlenie punktowe podtynkowe 230 VAC
- punkt świetlny na suficie betonowym 230 VAC
- okap wyspowy - kabel z sufitu 230 VAC
- kinkiet 230 VAC (zapas przewodu 50 cm)
- kabel w ścianie do oświetlenia witryny lub servo drive min. 150 cm długości 24 VDC
- światłowód
- kabel w ścianie do oświetlenia lustra lub do klimatyzatora 230 VAC (zapas przewodu 50 cm)
- tunel na kable TV na odcinku 35-105 cm od gotowej posadzki
- gniazdko na boku wyspy kuchennej zostawić zapas 100 cm
- gniazdko na wysokości 25 cm
- gniazdko na wysokości według opisu na rysunku
- gniazdko podwójne
- gniazdo internetowe
- gniazdo TV
- domofon
- łącznik (kabel Ethernet)
- czujnik ruchu
- gniazdo siłowe trójfazowe
- dzwonek
- zasilanie żaluzji

Uwaga! Wymiary w cm podawane do osi. Wysokość od gotowej podłogi. Wszystkie łączniki 120 cm od gotowej posadzki w przypadku ramek w układzie pionowym (chyba, że wskazano inaczej). Wszystkie łączniki i gniazda w przypadku wąskich ścian (do 55 cm) na środku szerokości ściany, w pozostałych przypadkach 20 cm od najbliższej krawędzi. Przed przystąpieniem do prac należy sprawdzić wszystkie wymiary.

Autor: **Dorota Zieniewicz**
tel. 668 499 472
e-mail: dorota@wnetrzedlaciebie.pl

Temat opracowania:
Projekt wnętrzu domu jednorodzinnego (bliźniak)

Branża: Architektura wnętrz		
Skala: 1:10	Nazwa rysunku: Projekt instalacji elektrycznej	Nr rysunku: P/05a